

BUDYNEK A

TOALETY DAMSKIE

MISKA USTĘPOWA WISZĄCA DLA NIEPEŁNOSPRAWNYCH
Miska ustępowa wisząca ze stali szlachetnej 18/10 dla niepełnosprawnych, typu FRANKE Campus "CMPX 525 W", wykończenie matowe, odpływ typu "S", syfon poziomy, obudowa ze stali przylegająca do ścian, wewnętrzna krawędź zapobiegająca chlapaniu wody; kompletować z deską sedesową, montaż na stelaż podtynkowy;

PODAJNIK RĘCZNIKÓW PAPIEROWYCH
Podajnik ręczników typu FRANKE Stratos "STRX 600", mocowany na ścianie;

DOZOWNIK MYDŁA W PŁYNIE
Dozownik mydła w płynie typu FRANKE Stratos "STRX 618", mocowany na ścianie;

UCHWYT NA PAPIER TOALETOWY
Uchwyt na papier toaletowy, typu ROCA - „Hotel's” A815437001;

ŁAWKA
Ławka, część cokolowa obudowana ze stali nierdzewnej;

WIESZAK
Wieszak podwójny typu FRANKE „Stratos STRX 694”;

WIESZAK
Wieszak na ręczniki typu FRANKE „Xinox XINH 626”;

BRODZIK
70cm x 70cm
Brodzik ze stali szlachetnej, komora zaokrąglona ze wszystkich stron ze spadkiem w kierunku odpływu, wyprofilowane dno, powierzchnia szlifowana o wykończeniu matowym. Przyłącze uziemienia. Odpływ pod zawór sitkowy 1 1/2" ze spawanymi krawędziami, zlicowany, typu FRANKE - CMPX 400


RAMA Z OŚWIETLENIEM W KABINACH USTĘPOWYCH
Rama we wnęce z wbudowanym oświetleniem, kolor ramy zielony - w odcieniu obudowy blatu z umywalkami, oprawa oświetleniowa - belka świetłokowa typu AGALIGHT "Belka SWT", ramę obudować od dołu szkłem matowym;

PUSTKA NA STELAŻ PODTYNKOWY DO WISZĄCYCH MISEK USTĘPOWYCH
Pustka za ścianą na stelaż podtynkowy do wiszących misek ustępowych, stelaż podtynkowy typu FRANKE "CMPX 140”;

MISKA USTĘPOWA WISZĄCA
Miska ustępowa wisząca, typu FRANKE Campus "CMPX 572 W", lejowa ze stali szlachetnej 18/10, odpływ poziomy tylny z syfonem stalowym, zapobiegające kradzieży śruby montażowe, obudowa ze stali przylegająca do ściany, kompletować z deską sedesową, montaż na stelaż podtynkowy;

KABINY USTĘPOWE (ZESTAWIENIE STOLARKI: SYMBOL D10)
Kabiny ustępowe - rozwiązanie systemowe typu SOLMET, z płyty wiórowej (30mm) albo płyty HPL (13mm), kolor jasno szary - RALXXXXX, wysokość 203cm, przeświał nad podłogą (15cm)

ŚWIETLIK DACHOWY
Świetlik dachowy, podstawa kwadratowa, otwieranie za pomocą silnika elektrycznego, poziom izolacji silnika: IP 54, zabezpieczenie przed przeciążeniem, wyłącznik natynkowy, odporny na czynniki atmosferyczne i promieniowanie UV, rama z twardego PCV ocieplona, przeszklenie bezbarwne, wykończenie - obudowa poniżej podstawy świetlika z materiału odbijającego światło;

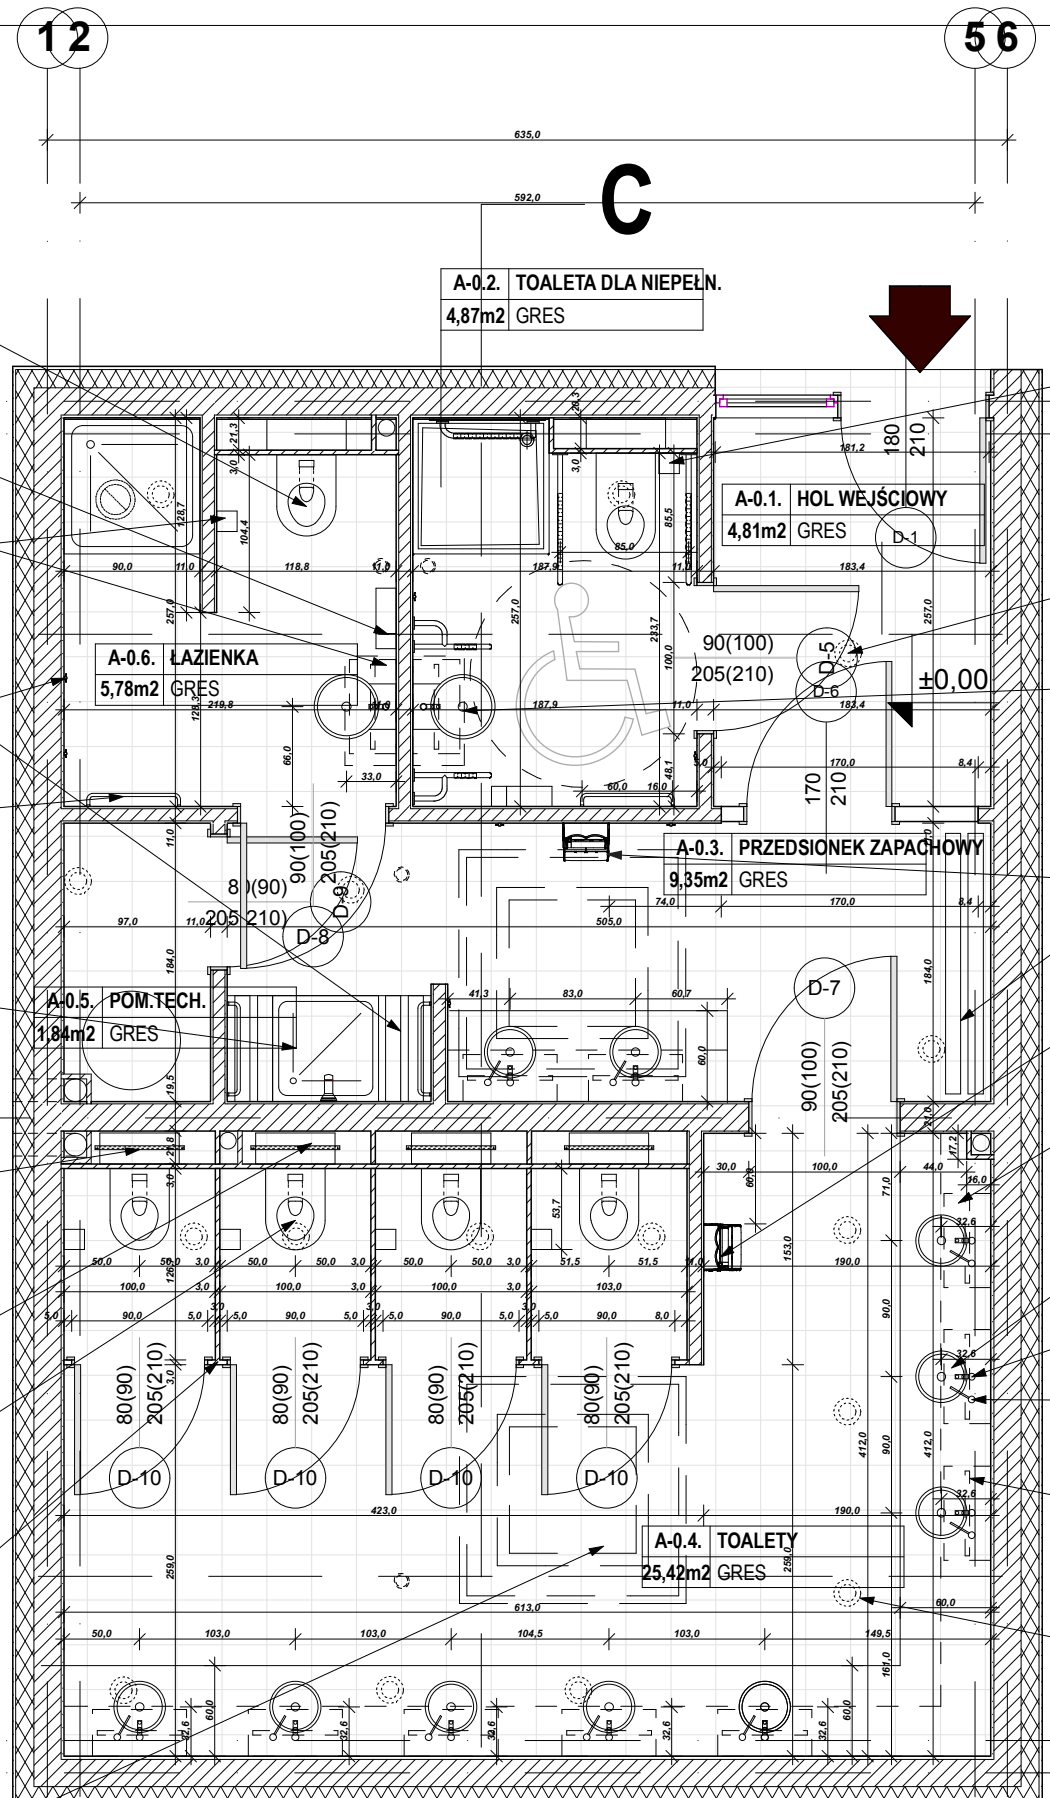

UCHWYT NA PAPIER TOALETOWY
Uchwyt na papier toaletowy, typu ROCA

ANEMOSTATY

UMYWALKA POJEDYNCZA
Umywalka pojedyncza mocowana do ściany, typu FRANKE Rondo "BRP 390", wysoki połysk;

ŁAWKA

SUSZARKA DO RĄK
Higieniczna suszarka do rąk typu Dyson Airblade HandDryer "AB01", cienki strumień powietrza wydmuchiwany na ręce, obudowa z aluminium, odporny na zadrapania lakier z powłoką antybakteryjną,

BLAT POD UMYWALKI
Blat pod umywalki ze stali nierdzewnej, matowy, gładki;

UMYWALKA WBUDOWANA W BLAT
Umywalka wbudowana w blat ze stali nierdzewnej, typu FRANKE Rondo "RNDH 300", ze stali szlachetnej, wysoki połysk;

BATERIA PRZYCISKOWA
Bateria pionowa typu FRANKE-Aqualine "Aqua 202", przyciskowa, samozamykająca się, z mieszaczem, samozamykający wkład sterujący, konstrukcja bezłokowa, wyposażona w zawór zamykany samoczynnie i bezodbićciowo, regulowany czas przepływu strumienia, obudowa mosiężna z polerowanego chromu, z przyciskiem zabezpieczonym przed przekreśleniem;

DOZOWNIK MYDŁA
Dozownik mydła w płynie, montowany do blatu, typu FRANKE Chronos "SD 80”;

RAMA Z OŚWIETLENIEM NAD LUSTRAMI W STREFIE UMYWALEK
Rama we wnęce z wbudowanym oświetleniem, kolor ramy zielony - w odcieniu obudowy blatu z umywalkami, Oprawy oświetleniowe nad lustrami Oprawy oświetleniowe typu AGALIGHT - „Rubin Clean T8 IP65 PLX”, wymiar 310mm x 1242mm, szyba matowa, współczynnik IP65, dobór mocy oprawy zgodnie z projektem instalacji elektrycznych, oprawy montować w ramie nad lustrami mocowanej do ściany, konstrukcja ramy wandaloodporna;

ANEMOSTATY

uwaga: wszystkie wymiary sprawdzić na miejscu budowy
AKCENT PRACOWNIA PROJEKTOWA S.C.
ul. Obornicka 14b, 71-684 Szczecin
e-mail: akcent@akcent.com.pl
http://www.akcent.com.pl
tel./fax (091) 455 79 23

INWESTOR: **Gmina Rewal**
ul. Mickiewicza 19, 72-344 Rewal

NAZWA: **OBIEKT TOALETY MIEJSKIEJ**
W POBIEROWIE
ADRES: **działka nr 549, obręb POBIEROWO**

NAZWA RYSUNKU: **RZUT BUDYNKU 'A'**
DATA: **grudzień 2009r.**
FAZA: **projekt wykonawczy**
SKALA: **1:50**
Projektant: **mgr inż. arch. Leszek Świątek** Nr uprawnień: **40/Sz/94** Podpis: _____
Opracował: **mgr inż. arch. Tomasz Melnicki** BRANŻA: **ARCHITEKTURA**
Sprawdził: **mgr inż. arch. Romuald Saczewa** NR RYS.: **PWA/07**